


Klapa ppoż.
300x400 mm
mcr FID S - 8 szt.

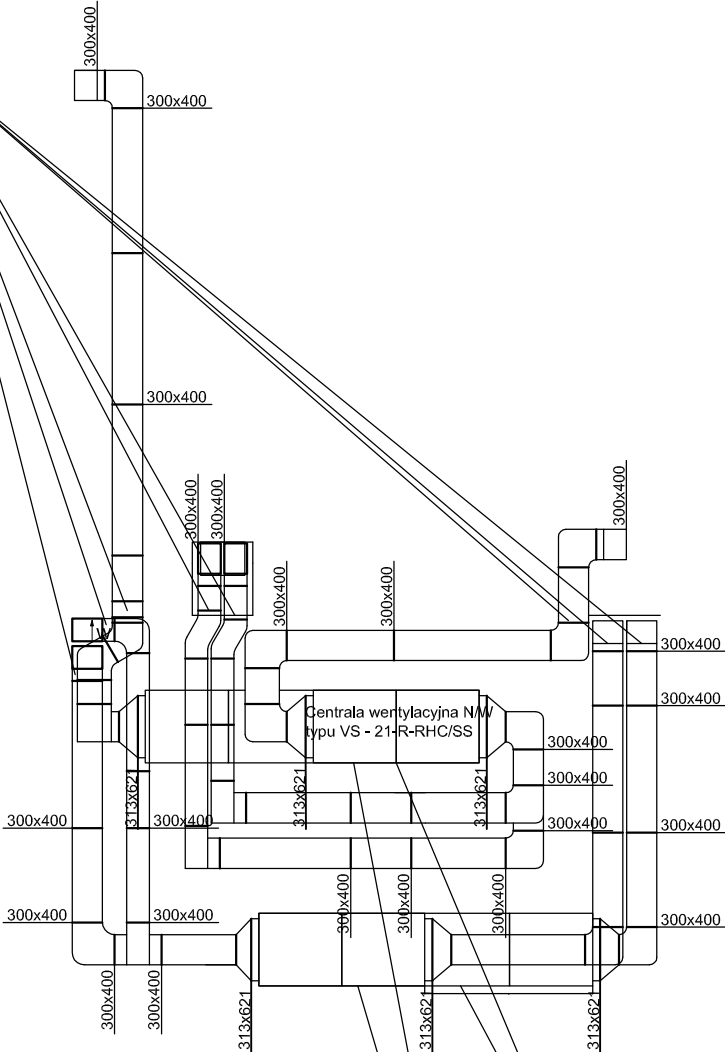

Nagrzewnica wodna 6,68 kW,
spadek ciśnienia 0,7 kPa
Tz/Tp 80/60°C
Moc znamionowa 2x0,75 kW,
prąd znamionowy 3 kW,
napięcie 3x230V
agregat wody lodowej ECHO 6
całkowity pobór mocy 2,48 kW
zasilanie 230 V

Centrała wentylacyjna
naw. - wywiewna
typu VS - 21-R-E/RHC/SS
Gw/Gn = 1500 m³/h

MICHAŁ OTOMAŃSKI

PROJEKTOWANI
ARCHITEKTONICZN

www.michalotomanski.pl
michalotomanski@architekci.pl
tel. 601 268 386; fax. (42) 209 31 94
PROJEKTOWANIE ARCHITEKTONICZNE
MICHAŁ OTOMAŃSKI
93-347 Łódź, ul. Leszczyńskiej 20/17

| | | | |
|---------------|---|-------------|----------------------|
| OBIEKT: | BUDYNEK KINOTEATRU "WŁÓKNIARZ" W TOMASZOWIE MAZOWIECKIM PRZY UL. IGNACEGO MOŚCICKIEGO 6 97-200 TOMASZÓW MAZOWIECKI, DZIAŁKI NR. 271/1, 271/3, 271/4, 272 OBRĘB 12 | NR RYSUNKU: | 2 |
| INWESTOR: | GINA MIASTO TOMASZÓW MAZOWIECKI UL. P.O.W. 10/16, 97-200 TOMASZÓW MAZOWIECKI | BRANŻA: | INSTALACJE SANITARNE |
| NAZWA: | PROJEKT BUDOWLANY ROZBUDOWY, PRZEBUDOWY I NADBUDOWY BUDYNKU KINOTEATRU "WŁÓKNIARZ" WRAZ Z PRZEBUDOWĄ SALI WIDOWISKOWEJ ORAZ ZAGOSPODAROWANIEM TERENU ŁĄCZĄCEGO MIEJSKIE CENTRUM INFORMATYCZNO-BIBLIOTECZNE Z KINOTEATREM "WŁÓKNIARZ" W RAMACH PROGRAMU REWITALIZACJI CENTRUM MIASTA TOMASZOWA MAZOWIECKIEGO | FAZA: | PB |
| PROJEKTANT: | mgr inż. Mirosław Tomala upr. bud. nr 122/97 WŁ | PODPISY: | |
| SPRAWDZAJĄCY: | mgr inż. Zbigniew Pawełski upr. bud. nr 514/89 | DATA: | MAJ 2013r. |
| NAZWA RYS.: | RZUT PIWNICY - INSTALACJA WENTYLACYJNA | SKALA: | 1:50 |