

MAPA
do celów projektowych
Skala 1:500

aktualna na dzień: 07.01.2019 r.

woj. łódzkie
pow. tomaszowski
m. Tomaszów Maz.- 101601_1
ul. Mikołaja Reja - Gminna
obręb 18 - dz. 2/2

Ident. 101601_1_0018
GGN.6642.1.2942.2018

L. Ks. rob. 234 / 2018

1. Układ współrzędnych: 2000
2. Poziom odniesienia: KRONSTADT 60
3. Wykonano na podstawie mapy sytuacyjno-wysokościowej w skali 1:1000 arkusze: 123,341,142, 144 oraz pomiaru własnego z miesiąca stycznia 2019 r.
4. Granice i numery działek wniesiono na podstawie danych z ewidencji gruntów.
5. Informacja o służebności gruntowej: nie badano.
6. Mapę wykreślono według instrukcji technicznej K 1 wydanie trzecie z 1998 roku.

PUG-K "GEA" s. c.
97-200 Tomaszów Maz.
ul. Legionów 18
tel. 044 724 40 43, 725 17 72


GEODETA UPRAWNIONY
Nr upr. zaw. 7737

Jacek ŚLEDZIŃSKI

Data opracowania mapy : 09.01.2019

SZKIC ORIENTACJI

skala 1:50000

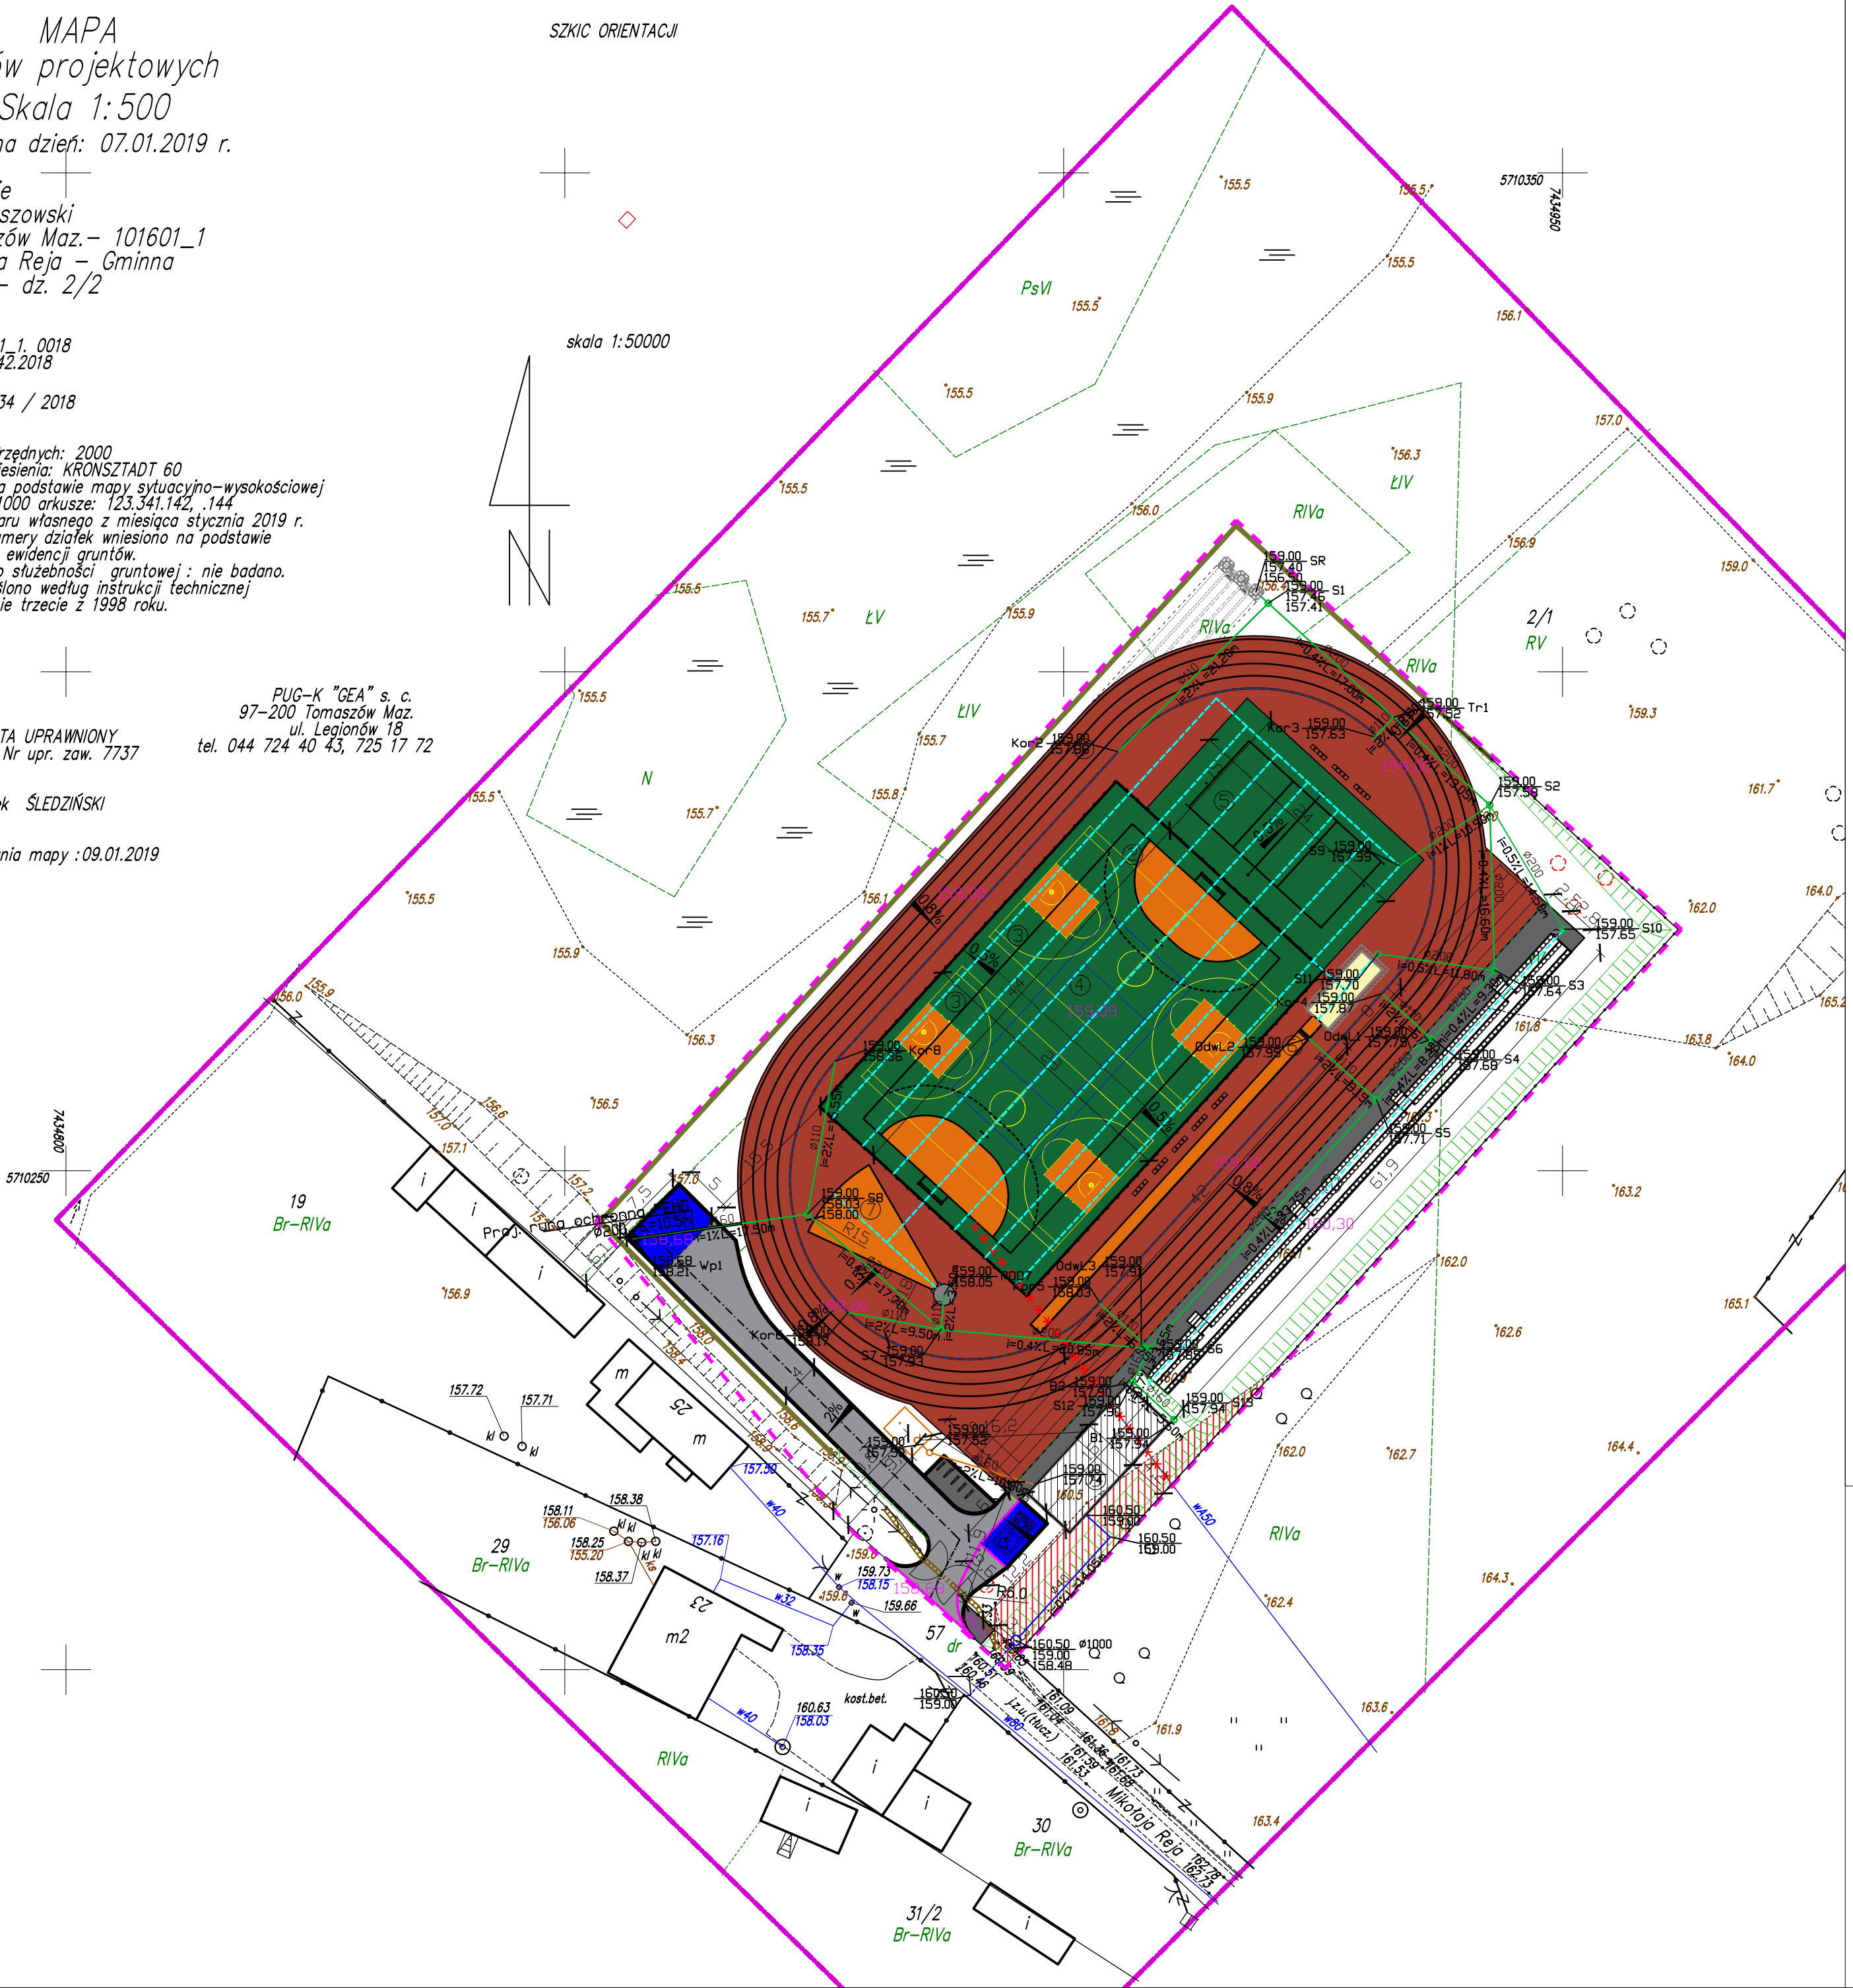

Legenda:

- 1 Bieżnia okrężna R=18m
- 2 Boisko do piłki ręcznej
- 3 Boisko do koszykówki
- 4 Kort do tenisa
- 5 Boisko do tenisa
- 6 Skocznia do skoku w dal
- 7 Rzutnia do pchnięcia kulą

- Miejsca postojowe z kostki betonowej gr. 8cm
- Zaplecze boiska w zabudowie kontenerowej
- Trybuna
- Piłkochwyty wys. 6,0m
- Ogrodzenie

- Ściana oporowa z barierką
- Obszar oddziaływania obiektu budowlanego
- Drzewa owocowe do wycinki
- Drzewa owocowe do wycinki - samosiejki
- Kosz na śmieci - 3szt.
- Regulamin

- Stojak na rowery - 5szt.
- Rząd krzesełek - 8szt.

- Nawierzchnia poliuretanowa gr. 13mm
- Nawierzchnia piaskowa
- Nawierzchnia z kostki betonowej gr. 6cm
- Nawierzchnia z kostki betonowej gr. 8cm

- Korytko odwadniające szczelinowe
- Korytko odwadniające

- Instalacja wodociągowa - do likwidacji
- Instalacja wodociągowa
- Przyłącze wodociągowe - nieobjęte wnioskiem

- Instalacja kanalizacji deszczowej
- Instalacja drenażowa

- Instalacja kanalizacji sanitarnej
- Zbiornik bezodpływowy: 10m3
- Wpust drogowy

- Korytko ściekowe
- Projektowane rzedne terenu
- Projektowane skarpy

- Skarpy do likwidacji
- Zbiornik rozszczepiaczy

- Linie kablowe nN
- Linie kablowe nN - oświetlenie
- Rura osłona dla kabli

- Złącze kablowe pomiarowe - realizowane przez PGE
- Szafa oświetleniowa
- Kamera obrotowa 2MP+IR

- Kanalizacja kablowa technologiczna
- Studnia kablowa SK-1
- Miejsce gromadzenia odpadów



PRIMECH Szymon Kito
tel: 506-340-000
www.primtech.pl

Investor: Gmina Miasto
Tomaszów Mazowiecki
ul. P.O.W. 10/16
97-200 Tomaszów Mazowiecki

Data: luty 2020 r.

Funkcja	Imię i nazwisko	Nr uprawnień	Podpis
Projektował inst. sanit.	mgr inż. Anna Kaczmarek-Wępiech	SKL/4775/PWOS/13	
Sprawdzał inst. sanit.	mgr inż. Mariusz Bugajski	115/99	

Lokalizacja: Tomaszów Mazowiecki, obręb 0018
działka nr 2/2

Nazwa projektu/Obiekt:
Budowa zaliczka sportowego (zabudowa kontenerowa), bieżni drzewnej 4-torowej z bieżnią prostą, skoczni do skoku w dal, rzutni do pchnięcia kulą, boiska wielofunkcyjnego, boiska do siatkówki, trybuny dla widzów 300 miejsc, zieleni, elementów małej architektury, latarnie wys. 10m, monitoring, odwodnienia i ścieki oprow. o wysokości do 3,1m w ramach zadania: "Budowa boiska wielofunkcyjnego"

Nazwa rysunku: Projekt zagospodarowania terenu

Faza projektu: Projekt wykonawczy

Skala: 1:500

Nr rysunku: IS-01

Nr egz.: 1

Korzystanie z rozwiązań technicznych zawartych w niniejszym projekcie, w zakresie przekraczającym ustalenia umowy na opracowanie dokumentacji, wymaga pisemnego zezwolenia. PRIMECH Szymon Kito