

woj. łódzkie
pow. tomaszowski
gm. 101601_1 Tomaszów Maz.
obr. 101601_10009
Woj. Kombatantów
dz. 373, 374
pow. tomaszowski
gm. 101601_1 Tomaszów Maz.
dz. 373, 374


MAPA SŁUŻY DO CELÓW PROJEKTOWYCH
GGN.6642.1.3551.2020
Stan aktualności na dzień: 19.01.2021r.
Układ współrzędnych: 2000
Poziom odniesienia: Kronsztadt 86

Wykonat:
MAPA SŁUŻY DO CELÓW PROJEKTOWYCH
GGN.6642.1.3551.2020
Stan aktualności na dzień: 19.01.2021r.
Układ współrzędnych: 2000
Poziom odniesienia: Kronsztadt 86

UWAGA: GRANICE WKREŚLONO WEDŁUG EWIDENCJI
GRUNTÓW MIASTA TOMASZÓW MAZ.
WYKONANO PRZEJĘCIE GEODEZYJNE
Przedsiębiorstwo Wielobranżowe
NIE WYKLUCZA SIĘ ISTNIENIA W TERENIE
inne niewykazanych na niniejszej
mapie urządzeń podziemnych
które nie były zgłoszone do inwentaryzacji

REGON: 10062544
NIE WYKLUCZA SIĘ ISTNIENIA W TERENIE
inne niewykazanych na niniejszej
mapie urządzeń podziemnych
które nie były zgłoszone do inwentaryzacji

UWAGA: GRANICE WKREŚLONO WEDŁUG EWIDENCJI
GRUNTÓW MIASTA TOMASZÓW MAZ.
NIE SPRAWDZANO SŁUŻEBNOŚCI GRUNTOWEJ.

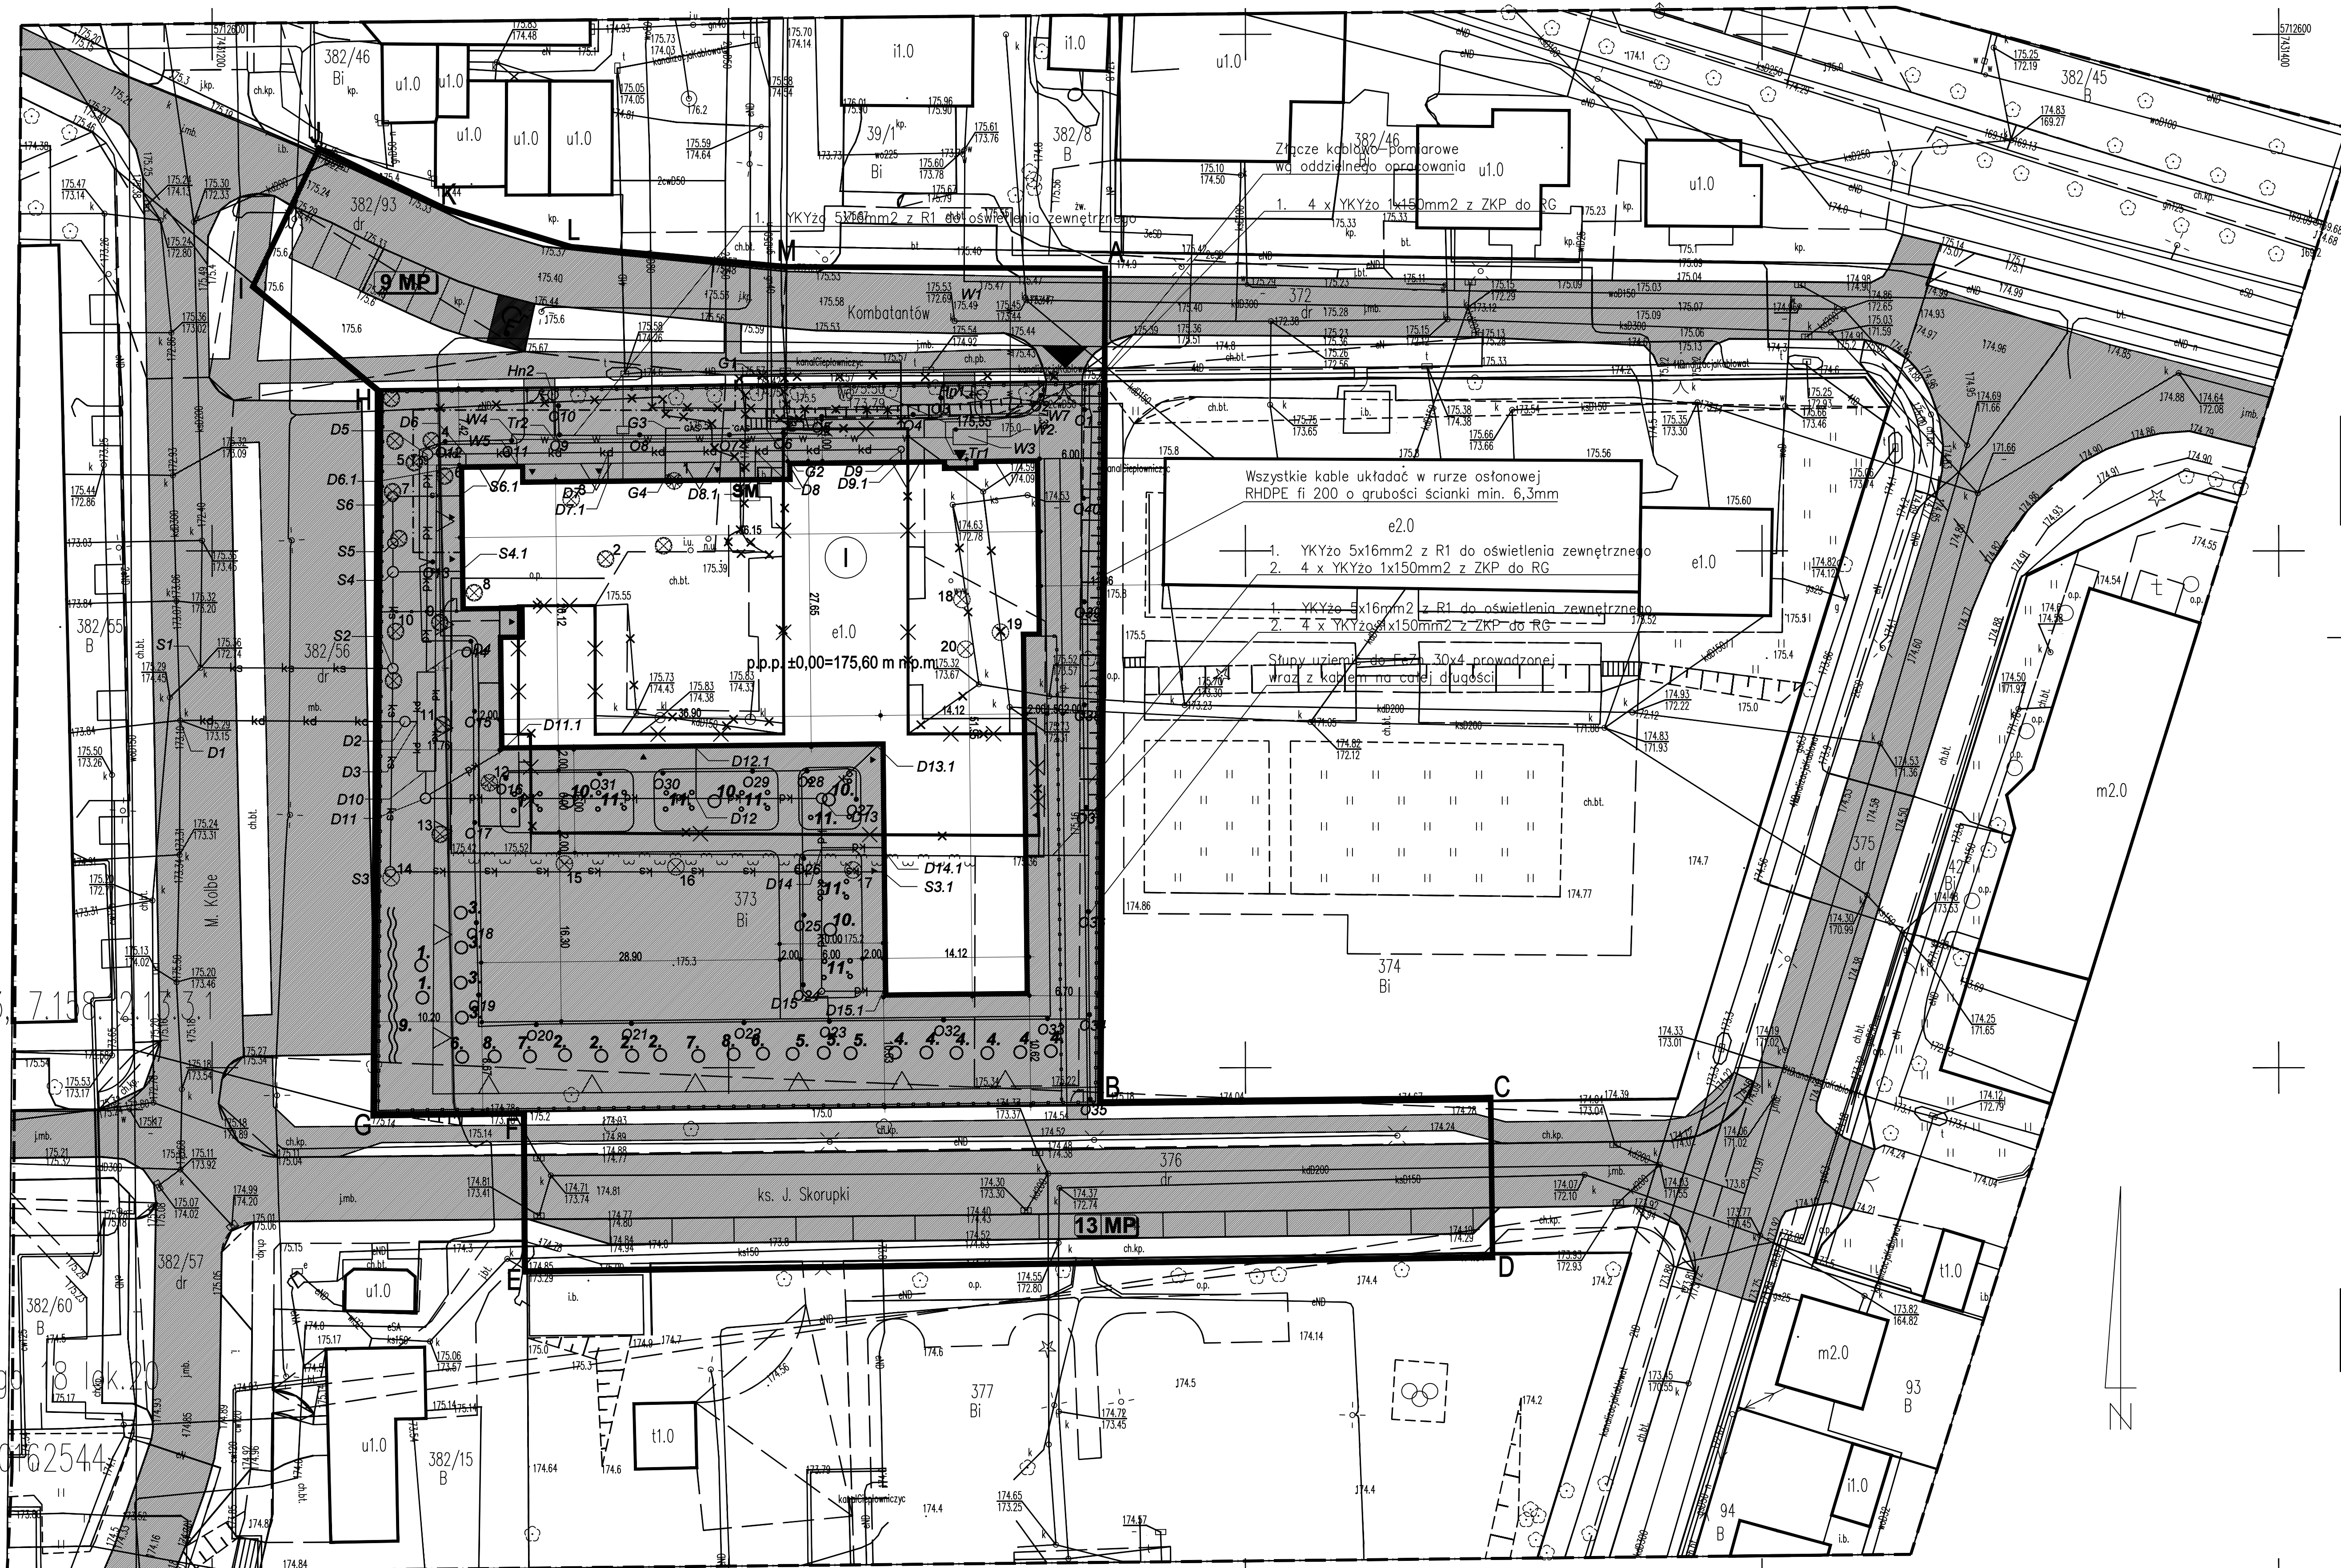

ZEWNĘTRZNE INSTALACJE ELEKTRYCZNE

LEGENDA:

- o1... Projektowane oświetlenie zew. LED na słupach h=7m
- Projektowana linia kablowa nN
- Projektowana studnia kablowa SKR-1
- Projektowana kanalizacja teletechniczna fi110
- Projektowane złącze ZKP wg oddzielnego opracowania
- Projektowana rura osłona dwudzielna fi 200
- x Obiekt przeznaczony do likwidacji

PRZEDSIĘBIORSTWO PROJEKTOWO-BUDOWLANE "EKOBUD" s.c. Dmoch Dmoch nr 89 B, 95-061 Dmoch PRACOWNIA PROJEKTOWA: 93-312 Łódź, ul. Tużyńska 155			
"UTWÓR CHRONIONY PRAWEM AUTORSKIM - WSZELKIE PRAWA ZASTRZEŻONE"			
PROJEKT:	BUDOWA BUDYNKU ŻŁOBKA W RAMACH ZADANIA PN.: "ADAPTACJA DOKUMENTACJI PROJEKTOWEJ ŻŁOBKA PUBLICZNEGO W LOKALIZACJI PRZY UL. KOMBATANTÓW WRAZ Z BUDOWĄ ŻŁOBKA"		
LOKALIZACJA INWESTYCJI:	UL. KOMBATANTÓW, 97-200 TOMASZÓW MAZOWIECKI DZIAŁKA NR EWID.: 373, 372, 382/93, 376, 382/56 OBRĘB EWID.: 0009 JEDNOSTKA EWID.: 101601_1 TOMASZÓW MAZOWIECKI		
Tytuł rysunku:	ZEWNĘTRZNE INSTALACJE ELEKTRYCZNE		SKALA: 1:500
BRANŻA:	Elektryka		DATA: Czerwiec 2021
PROJEKTANT:	inż. Jerzy Jagas	upr. bud. 242/89/WŁ w specjalności instalacyjno-inżynierijnej w zakresie elektrycznych bez ograniczeń	NR RYSUNKU: E/1
ASYSTENT:	mgr inż. Robert Nawrot		
SPRAWDZAJĄCY:	mgr inż. Jacek Frydryszak	upr. bud. 617/84 WŁ w zakresie sieci i instalacji elektrycznych bez ograniczeń	NR STRONY:

Za zgodność z oryginałem
mapy do celów projektowych

mgr inż. arch. Adam Gołębiwski
upr. bud. 38/LOOKK/2017
w specjalności architektonicznej
bez ograniczeń

Nie wyklucza się istnienia w terenie