


Zrasczace statyczne MP ROTATOR

MP 3000: 3,8 bar MP 1000: 2,5 bar MP 1000: 3,75 bar

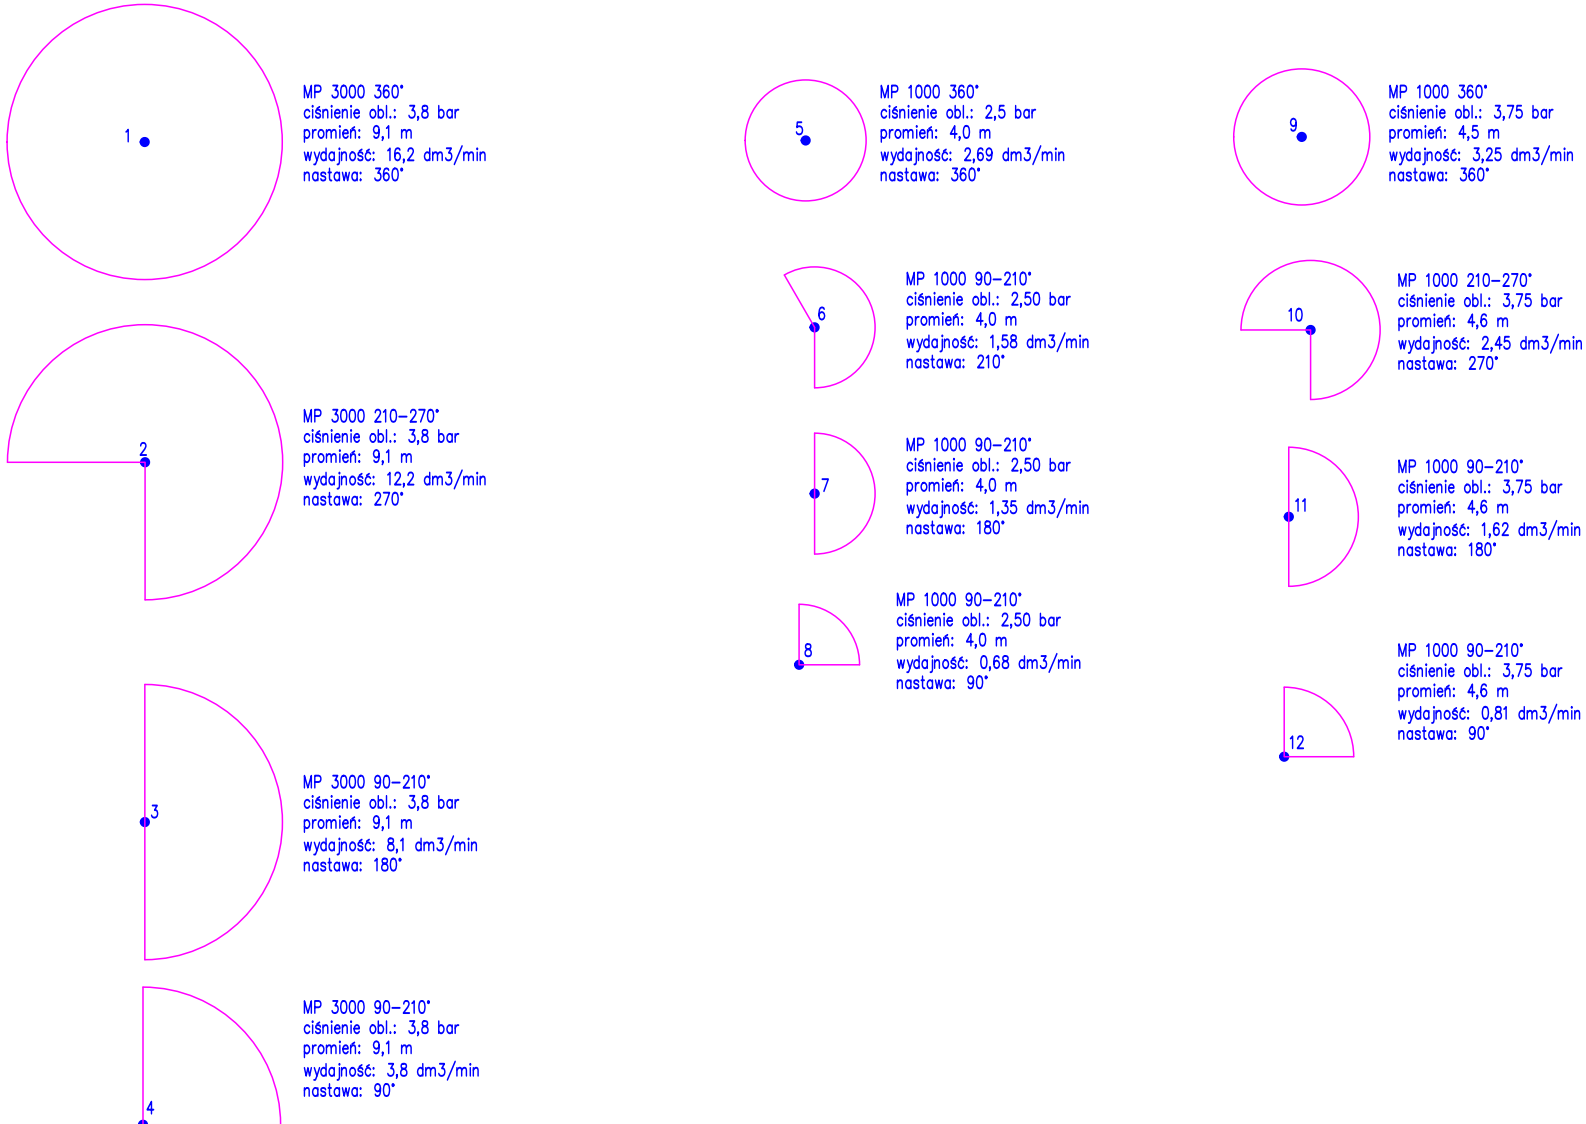

LEGENDA

S.N.

proj. studnia nawodnienia

S.S.

proj. studnia sterowniczego

K.E.L.

proj. komora na elektrozawory

proj. zraszacz wraz z zasilaniem, typy wg wykazu

proj. instalacja nawodnienia, kanał główny zasilający

proj. instalacja nawodnienia, zasilenie obiegów

proj. instalacja nawodnienia, linie krasplujące

PROJEKT REWITALIZACJI PARKU MIEJSKIEGO "SOLIDARNOSC" I PARKU PRZYPALACOWEGO

w ramach projektu pn. TOMASZÓW – ARENA POZYTYWNEJ ENERGII

dziatki nr ew. 240/9, 240/10, 240/11, 240/16, 240/18, 240/19, 240/20, 240/21 oraz 244 obręb 0012; jednostka ew. 101601_1

ETAP 1

PROJEKT TECHNICZNY

INWESTOR

Ośm. Miasto Tomaszów Mazowiecki ul. POW 10/16 97-200 Tomaszów Mazowiecki

AKTOR

AUTORYZACJA

mgr inż. Grzegorz Kalicki

PROJEKT UPRZĄDZENIA BUDOWLANEGO DO PROJEKTOWANIA BEZ OGRANICZEŃ W SPECJALNOŚCI SANITARNEJ NR : MAZ/0091/PWBS/20

inż. Ireneusz Kalicki

SPRAWOZDANIE BEZ OGRANICZEŃ W SPECJALNOŚCI SANITARNEJ NR : MAZ/0225/PWBS/10

OPRACOWANIE

mgr inż. Małgorzata Różycka

PLAN ZAGOSPODAROWANIA TERENU - NAWADNIANIE

SKALA 1:500

BRANŻA INSTALACJE SANITARNE

DATA 14.08.2023

PZT-08